


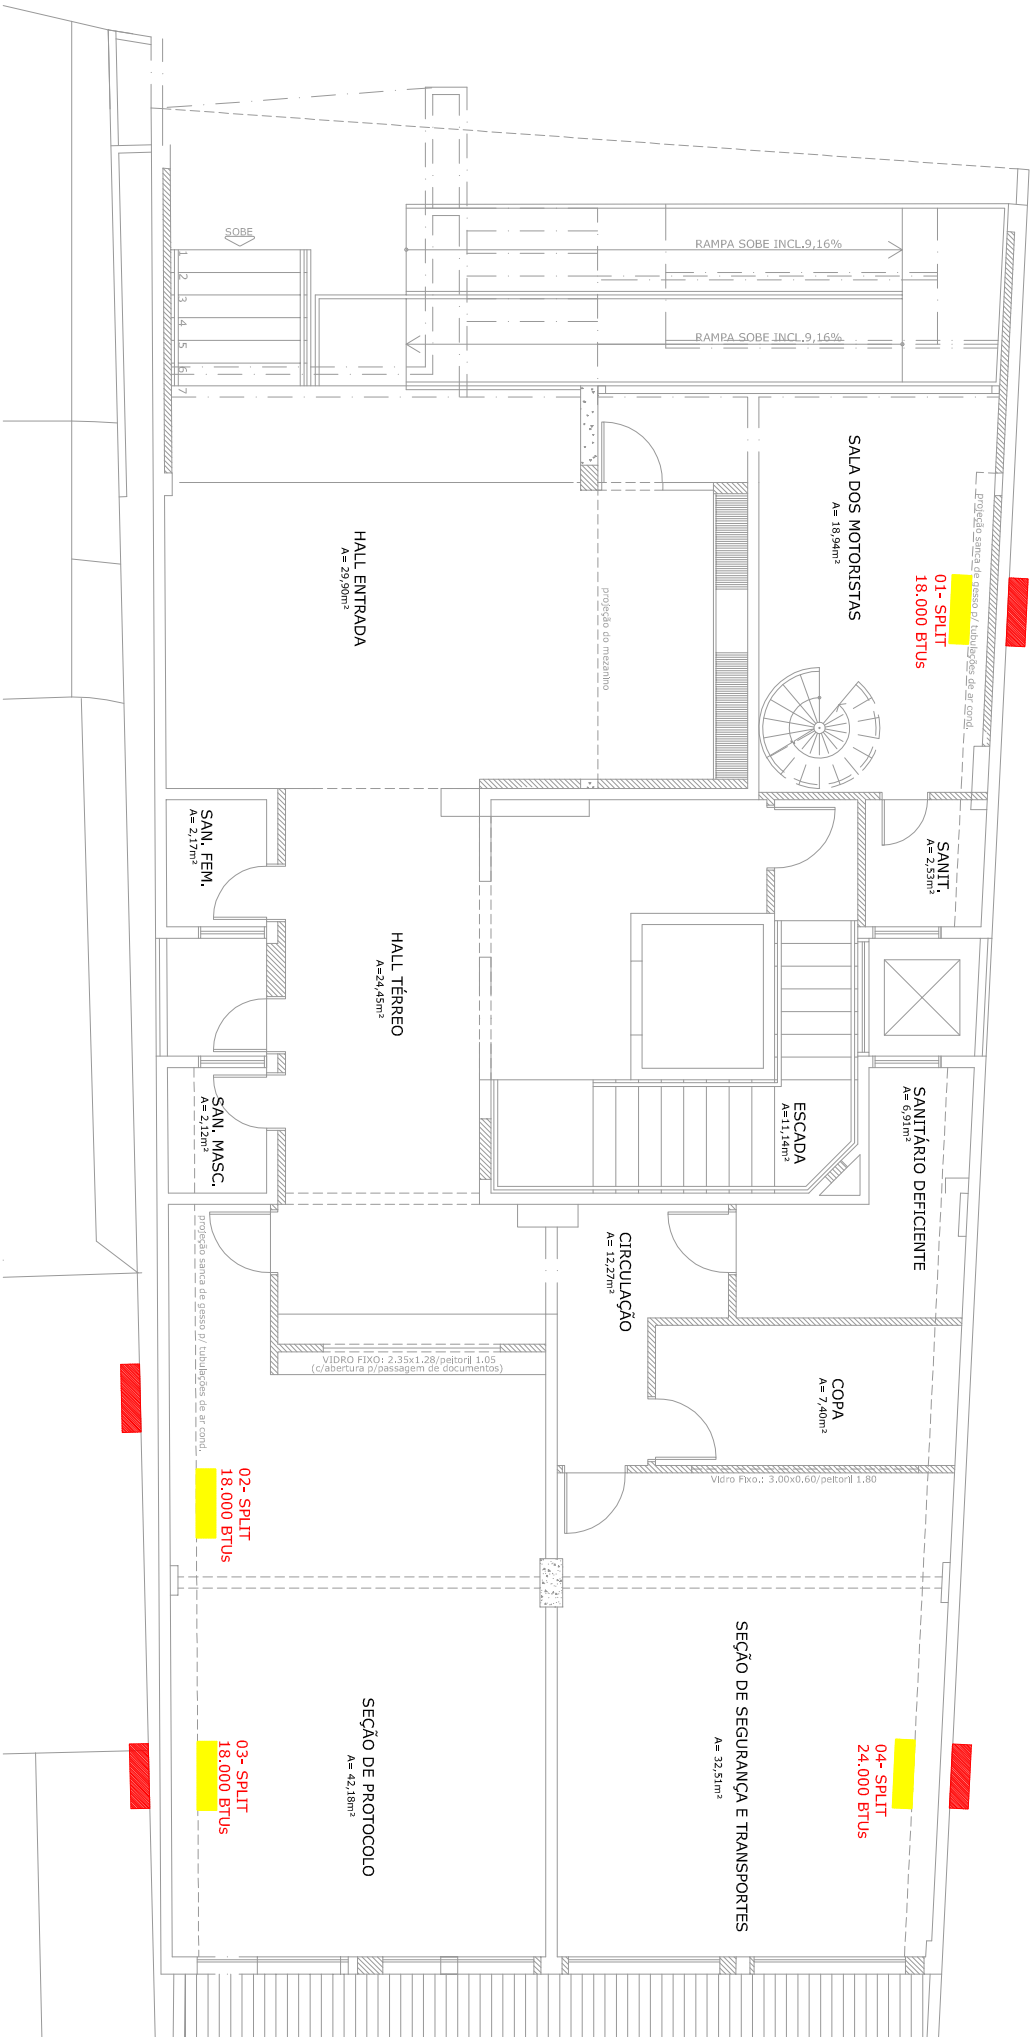

Planta Baixa Térreo

Escala 1:100


Legenda

Evaporadora

Condensadora

OBS.: Localização dos pontos dos SPLITs conforme indicação do técnico da S/LEM Fabrício Carmineilli da Silva

Tribunal Regional Eleitoral de Santa Catarina	
INDICAÇÃO PONTOS SPLITs- ANEXO I	
PROJETO	
C/BA: TRIBUNAL REGIONAL ELEITORAL DE SANTA CATARINA	
ENDEREÇO: RUA ESTEVES JUNIO, 80, CENTRO, FLORIANÓPOLIS	
SEÇÃO DE ENGENHARIA E ARQUITETURA	
Pierina Samiti Pomato	
PROJETO	
Julia Dulipien Kiem	
DATA: JULHO/2018	
INDICAÇÃO	
01	
Tribunal Regional Eleitoral de Santa Catarina	
CNPJ: 06.968.891/0001-68	

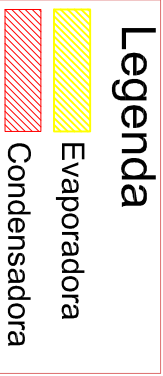


Escala 1:100

Evaporadora

Condensadora

[illegible]

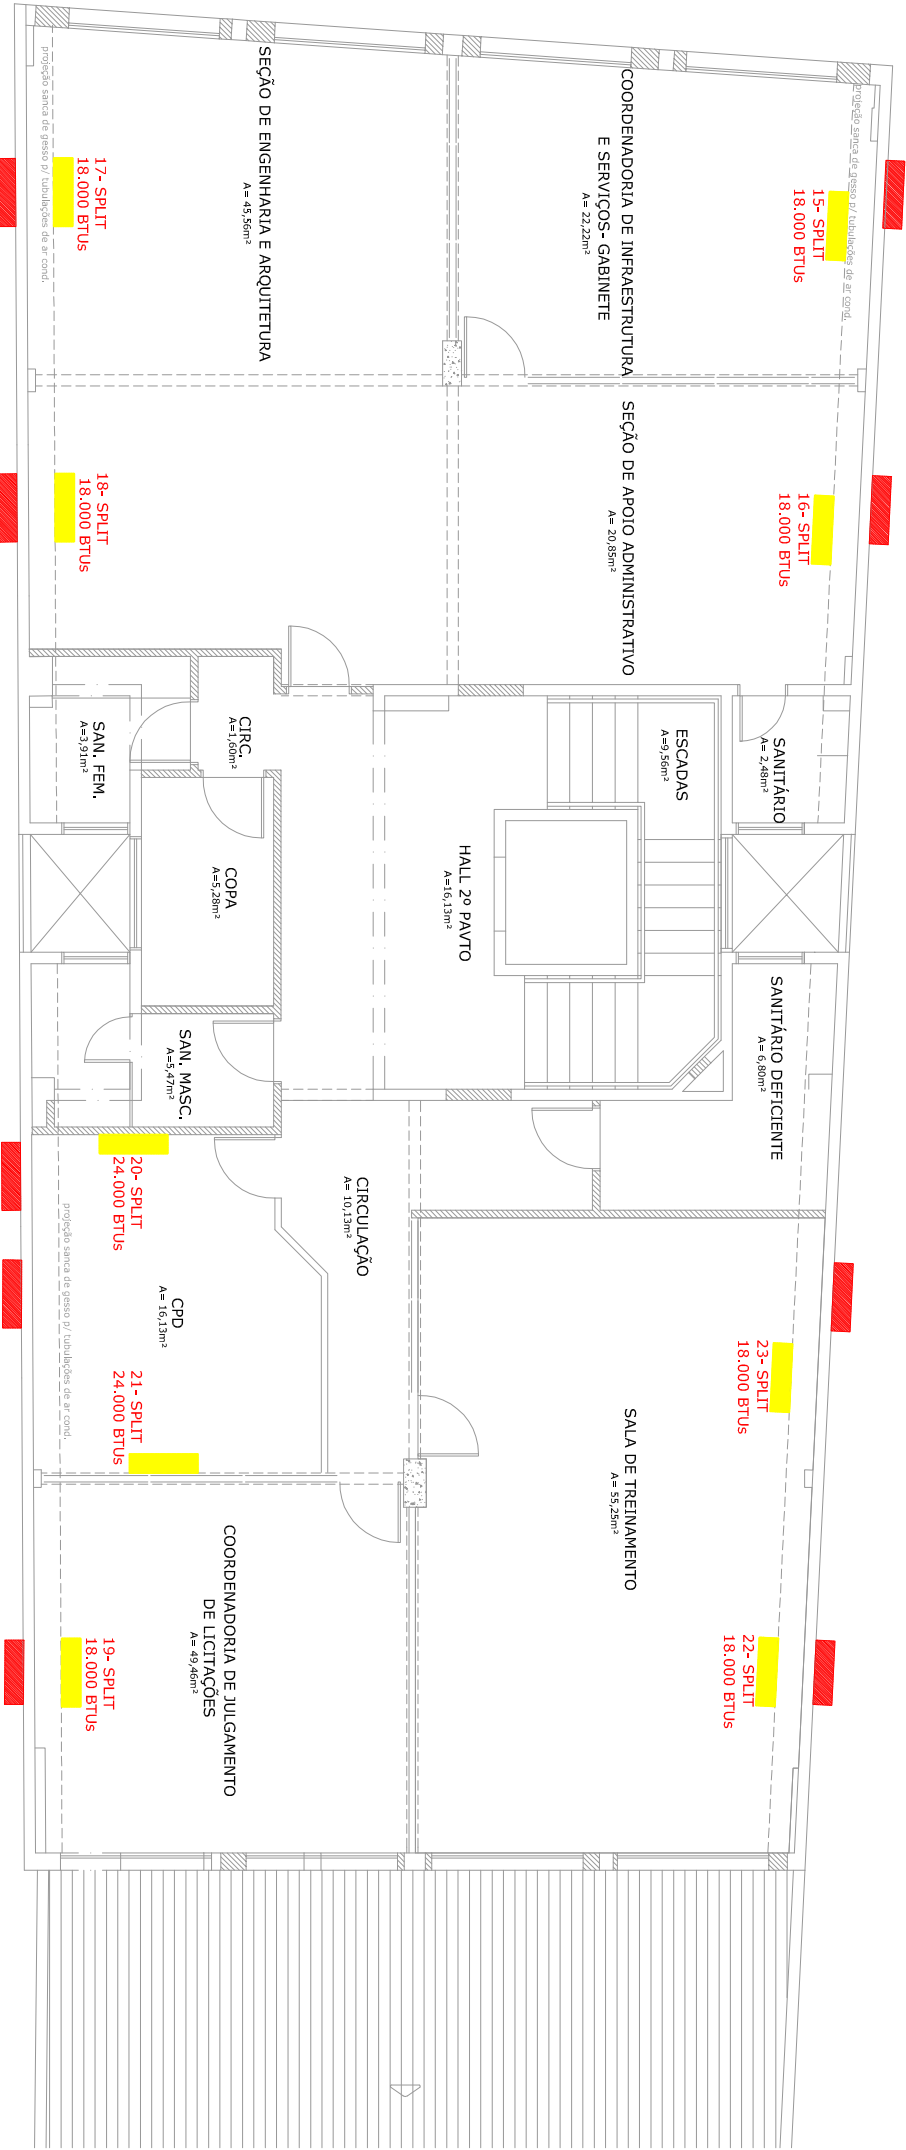

Planta Baixa 2º pavto.


Escala 1:100

Legenda

- Evaporadora
- Condensadora

OBS: Localização dos pontos dos SPLITs conforme indicação do técnico da SAEM Fabrício Caminati da Silva

Tribunal Regional Eleitoral de Santa Catarina			
PROJETO		INDICAÇÃO PONTOS SPLITs- ANEXO I	
CARGO		TRIBUNAL REGIONAL ELEITORAL DE SANTA CATARINA	
ENDEREÇO		RUA ESTEVES JUNIO, 80, CENTRO, FLORIANÓPOLIS	
SEÇÃO DE ENGENHARIA E ARQUITETURA		PROPRIETÁRIO	
Plênio Sarmati Pomato			
DESENHO		DATA	
Julia Dalpian Kern		JULHO/2018	
ANEXO II INDICAÇÃO PTS SPLITs		REVISÃO	
		0	
		ESCALA	
		INDICADA	
		1:100	
		04 /09	

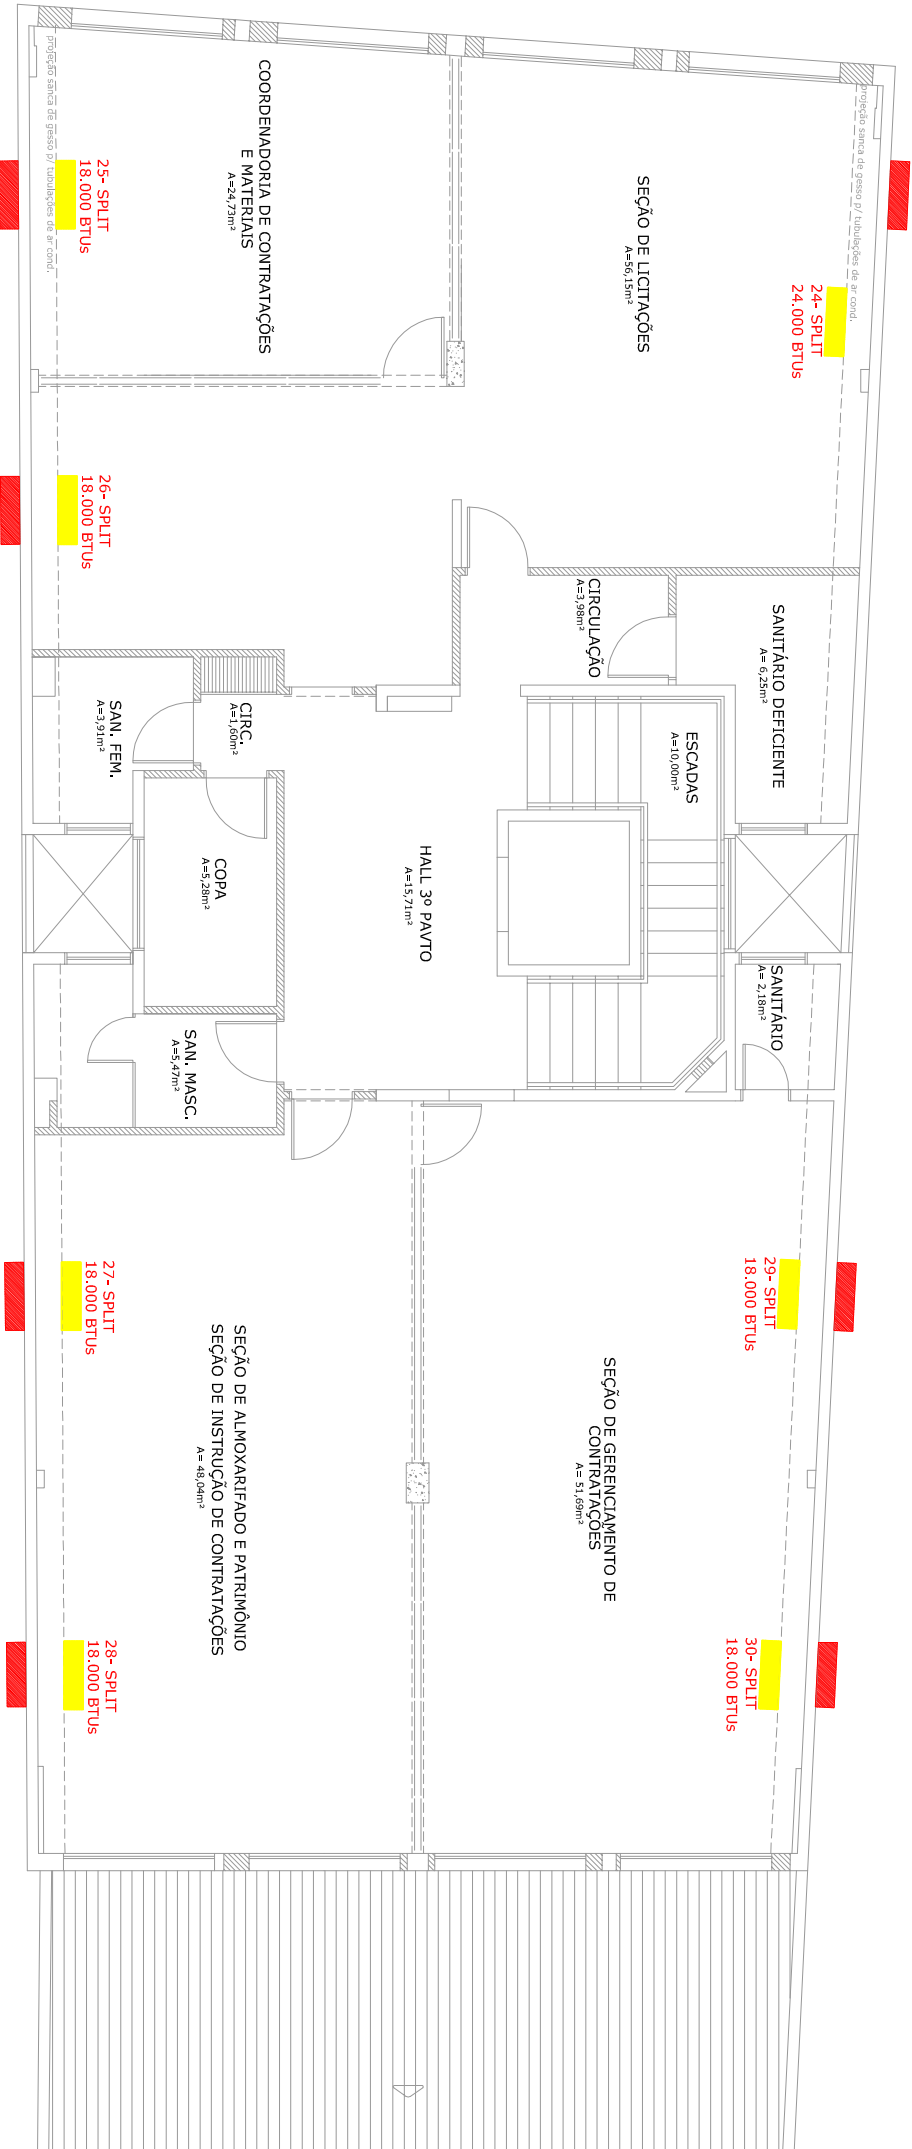

Planta Baixa 3º pavto.


Escala 1:100

Legenda

- Evaporadora
- Condensadora

OBS.: Localização dos pontos dos SPLITs conforme indicação do técnico da SAEM Fabrício Caminati da Silva

PROJETO		PROJETO	
INDICAÇÃO PONTOS SPLITs- ANEXO I		INDICAÇÃO PONTOS SPLITs- ANEXO I	
CARGA: TRIBUNAL REGIONAL ELEITORAL DE SANTA CATARINA		CARGA: TRIBUNAL REGIONAL ELEITORAL DE SANTA CATARINA	
ENDEREÇO: RUA ESTEVES JUNIO, 80, CENTRO, FLORENÓPOLIS		ENDEREÇO: RUA ESTEVES JUNIO, 80, CENTRO, FLORENÓPOLIS	
SEÇÃO DE ENGENHARIA E ARQUITETURA:		SEÇÃO DE ENGENHARIA E ARQUITETURA:	
Pleno Sarmati Pomato		Pleno Sarmati Pomato	
DESENHO: Julia Daljan Kem		DESENHO: Julia Daljan Kem	
DATA: JULHO/2018		DATA: JULHO/2018	
REVISO: 0		REVISO: 0	
INDICADO IL INDICAÇÃO PRTS SPLITs		INDICADO IL INDICAÇÃO PRTS SPLITs	
Tribunal Regional Eleitoral de Santa Catarina		Tribunal Regional Eleitoral de Santa Catarina	
CARGA: 05/109		CARGA: 05/109	

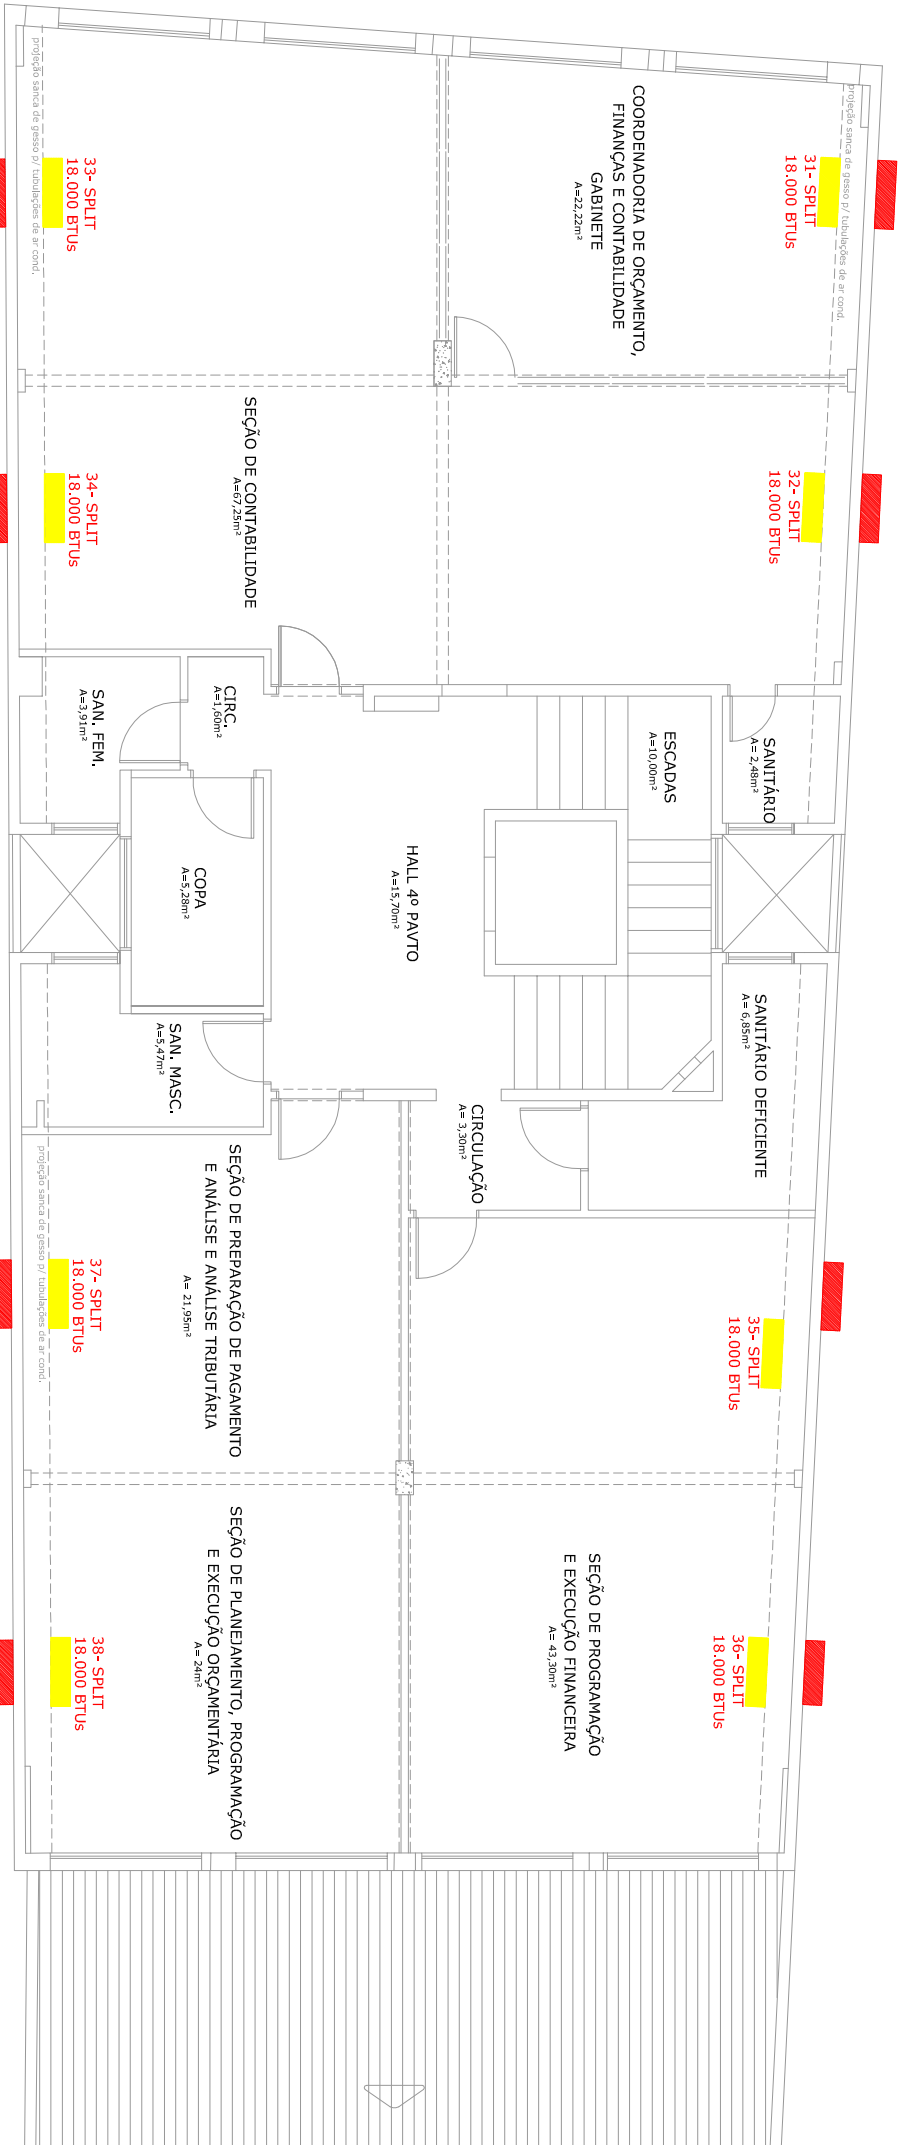

Planta Baixa 4º pavto.


Escala 1:100

Legenda

- Evaporadora
- Condensadora

OBS: Localização dos pontos dos SPLITs conforme indicação do técnico da SAEM Fabrício Cammarali da Silva

Tribunal Regional Eleitoral de Santa Catarina			
PROJETO:		INDICAÇÃO PONTOS SPLITs- ANEXO I	
CÓDIGO:		TRIBUNAL REGIONAL ELEITORAL DE SANTA CATARINA	
ENDEREÇO:		RUA ESTEVES JUNIO, 80, CENTRO, FLORIANÓPOLIS	
SEÇÃO DE ENGENHARIA E ARQUITETURA:		PROPRIETÁRIO:	
Plênio Spinnit Pomato		Tribunal Regional Eleitoral de Santa Catarina	
DESENHO:		DATA:	
Julia Dalphan Kern		JULHO/2018	
AUTORIZADO II INDICAÇÃO PRTS SPLITs		REVISÃO:	
0		INDICAÇÃO	
		AUT	
		06/09	

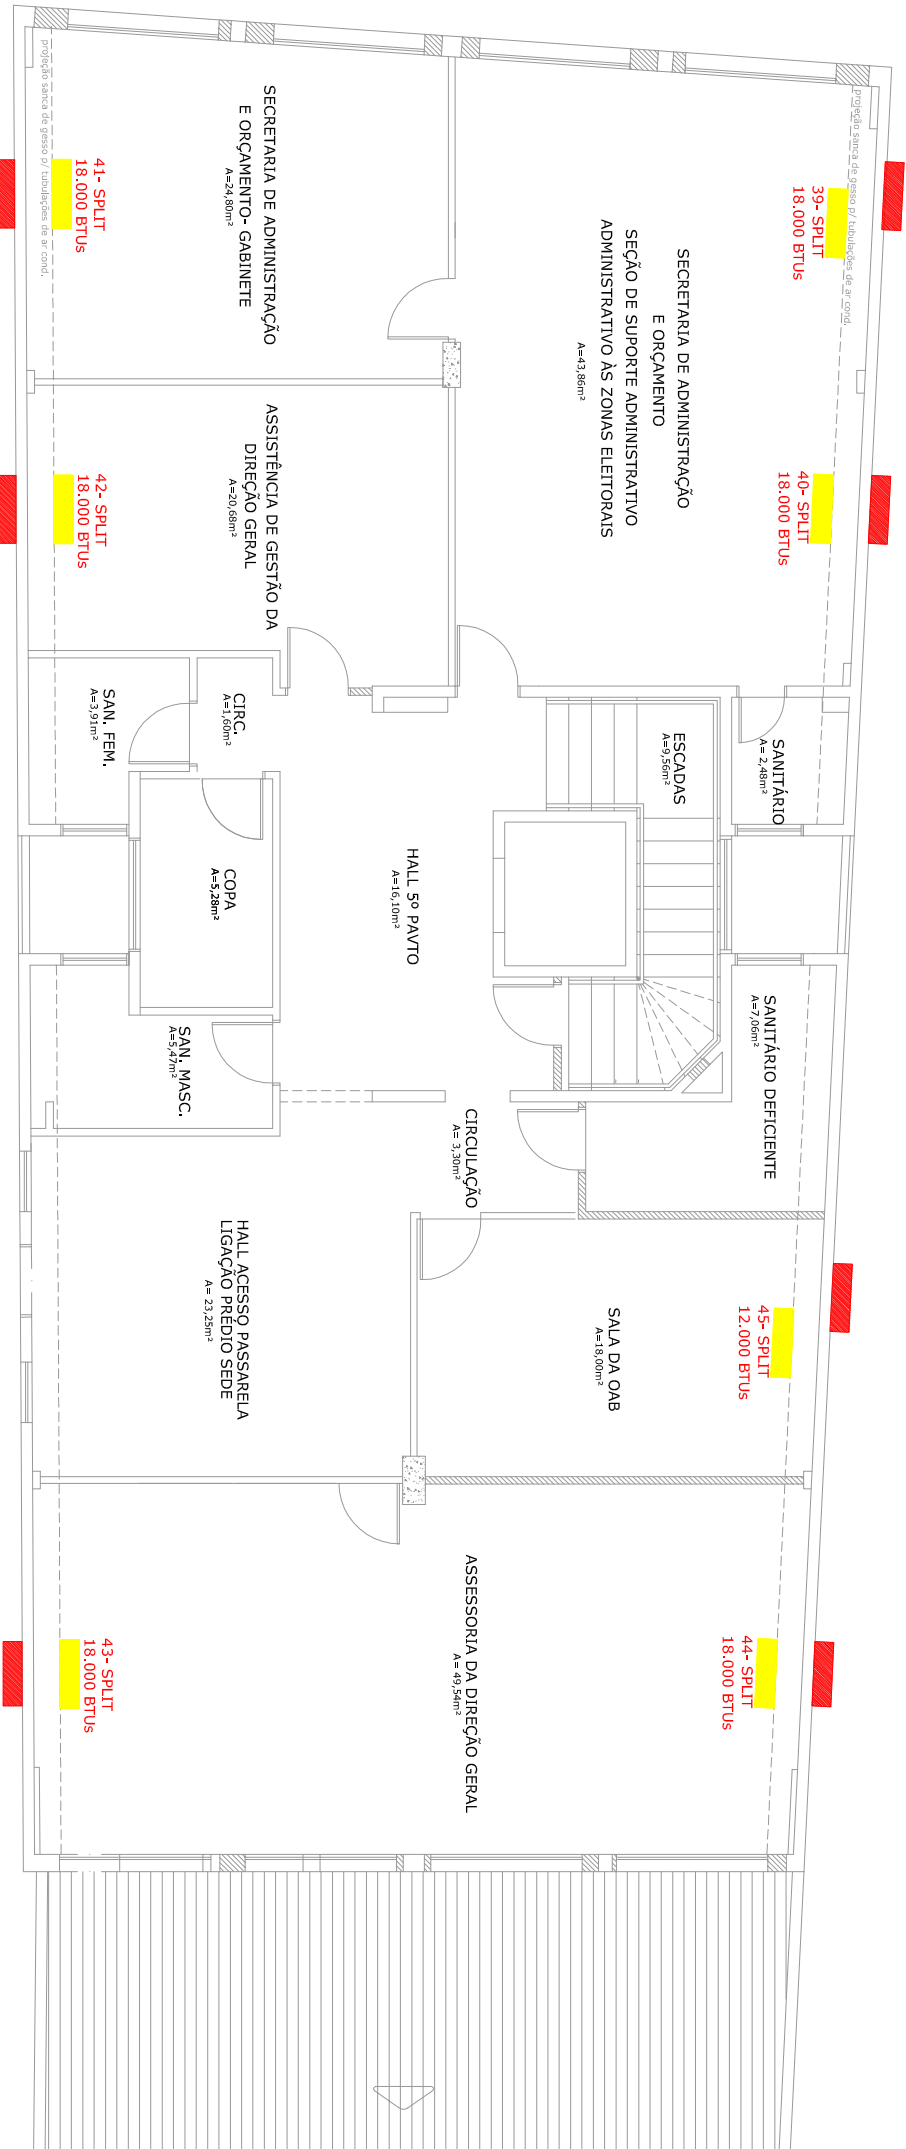

Planta Baixa 5º pavto.
Escala 1:100


Legenda

Evaporadora

Condensadora

OBS: Localização dos pontos dos SPLITS conforme indicação do técnico da SAEM Fabrício Caminati da Silva

Tribunal Regional Eleitoral de Santa Catarina			
PROJETO		INDICAÇÃO PONTOS SPLITS- ANEXO I	
CARGO		TRIBUNAL REGIONAL ELEITORAL DE SANTA CATARINA	
ENDEREÇO		RUA ESTEVES JUNIO, 80, CENTRO, FLORIANÓPOLIS	
SEÇÃO DE ENGENHARIA E ARQUITETURA		PROPRIETÁRIO	
Plênio Samir Peralto			
DESENHO		DATA	
Julia Daljan Kem		JULHO/2018	
AUTORIZAÇÃO		REVISÃO	
ANEXO II INDICAÇÃO PTS SPLITS		0	
		Tribunal Regional Eleitoral de Santa Catarina	
		CARGO	
		INDICAÇÃO	
		07 /09	

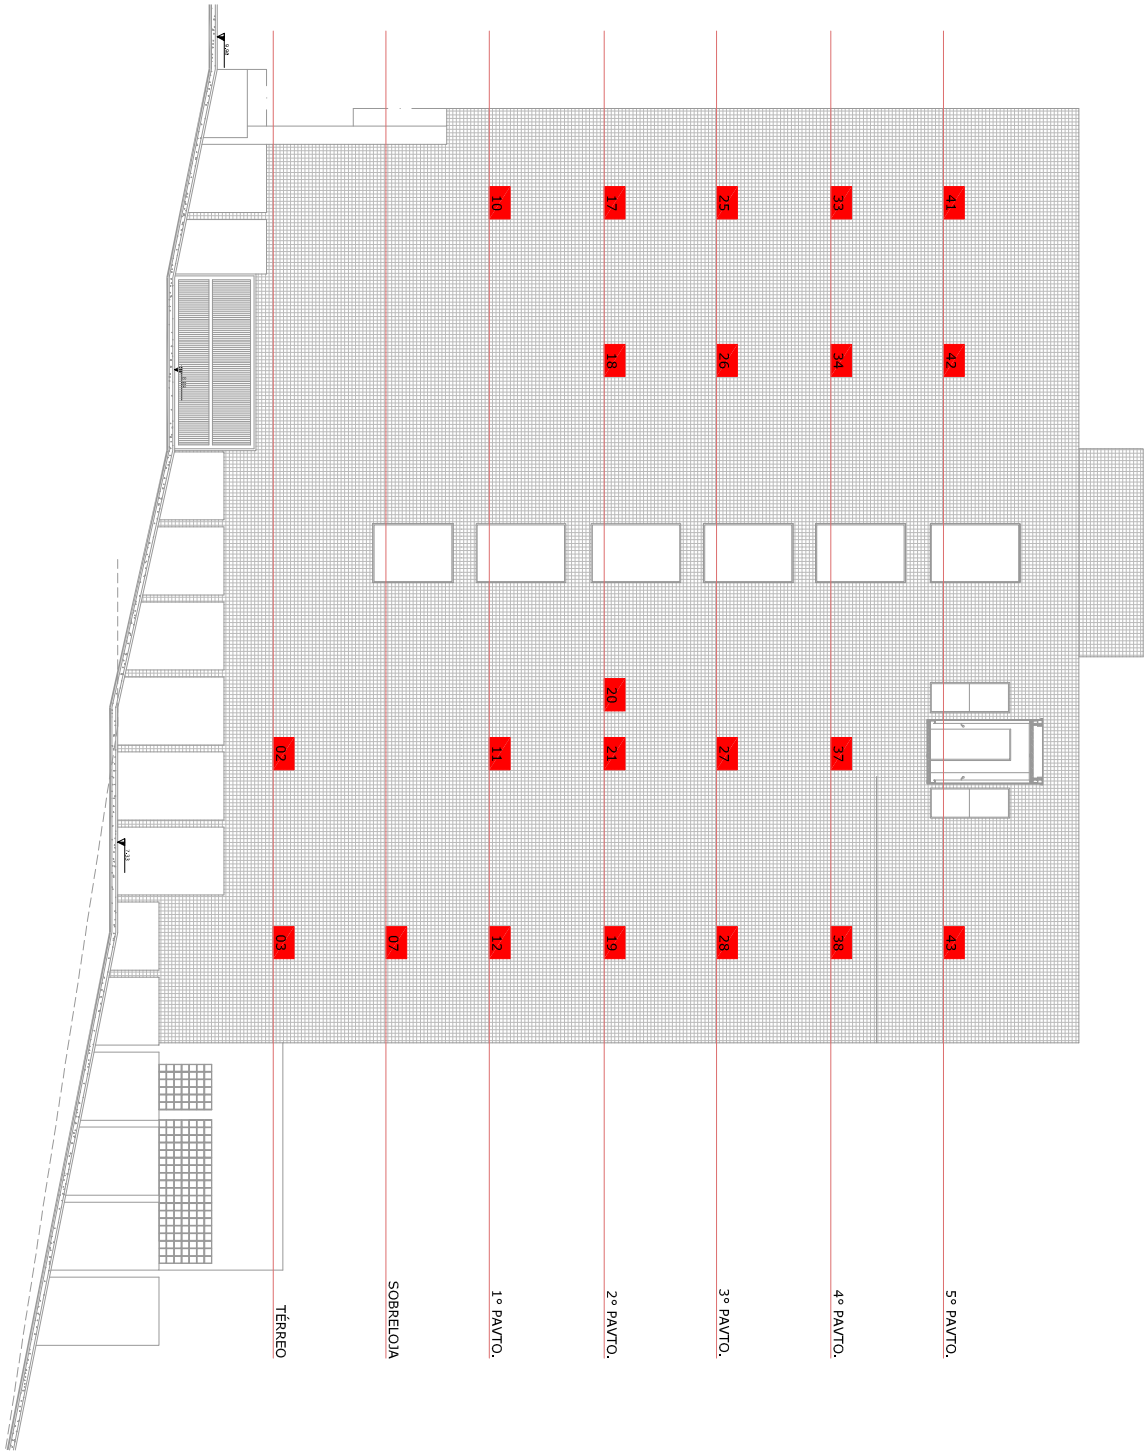

Legenda

- Evaporadora
- Condensadora
- Condensadora

Fachada Sul

Escala 1:200

OBS: Localização dos pontos dos SPLITs conforme indicação do técnico da SAEM Fabrício Caminati da Silva

		Tribunal Regional Eleitoral de Santa Catarina	
PROJETO:		INDICAÇÃO PONTOS SPLITs- ANEXO I	
CLIENTE:		TRIBUNAL REGIONAL ELEITORAL DE SANTA CATARINA	
ENDEREÇO:		RUA ESTEVES JUNIO, 80, CENTRO, FLORIANÓPOLIS	
SEÇÃO DE ENGENHARIA E ARQUITETURA:		PROPOSTA DE:	
Planta Sanitária Pormenor		Tribunal Regional Eleitoral de Santa Catarina	
DESENHO:		DATA:	
Julia Dalpian Kern		JULHO/2019	
AUTOR:		REVISÃO:	
ANEXO II INDICAÇÃO PRTS SPLITs		0	
ESCALA:		INDICAÇÃO	
1:100		AA	
DATA:		08/09	

